
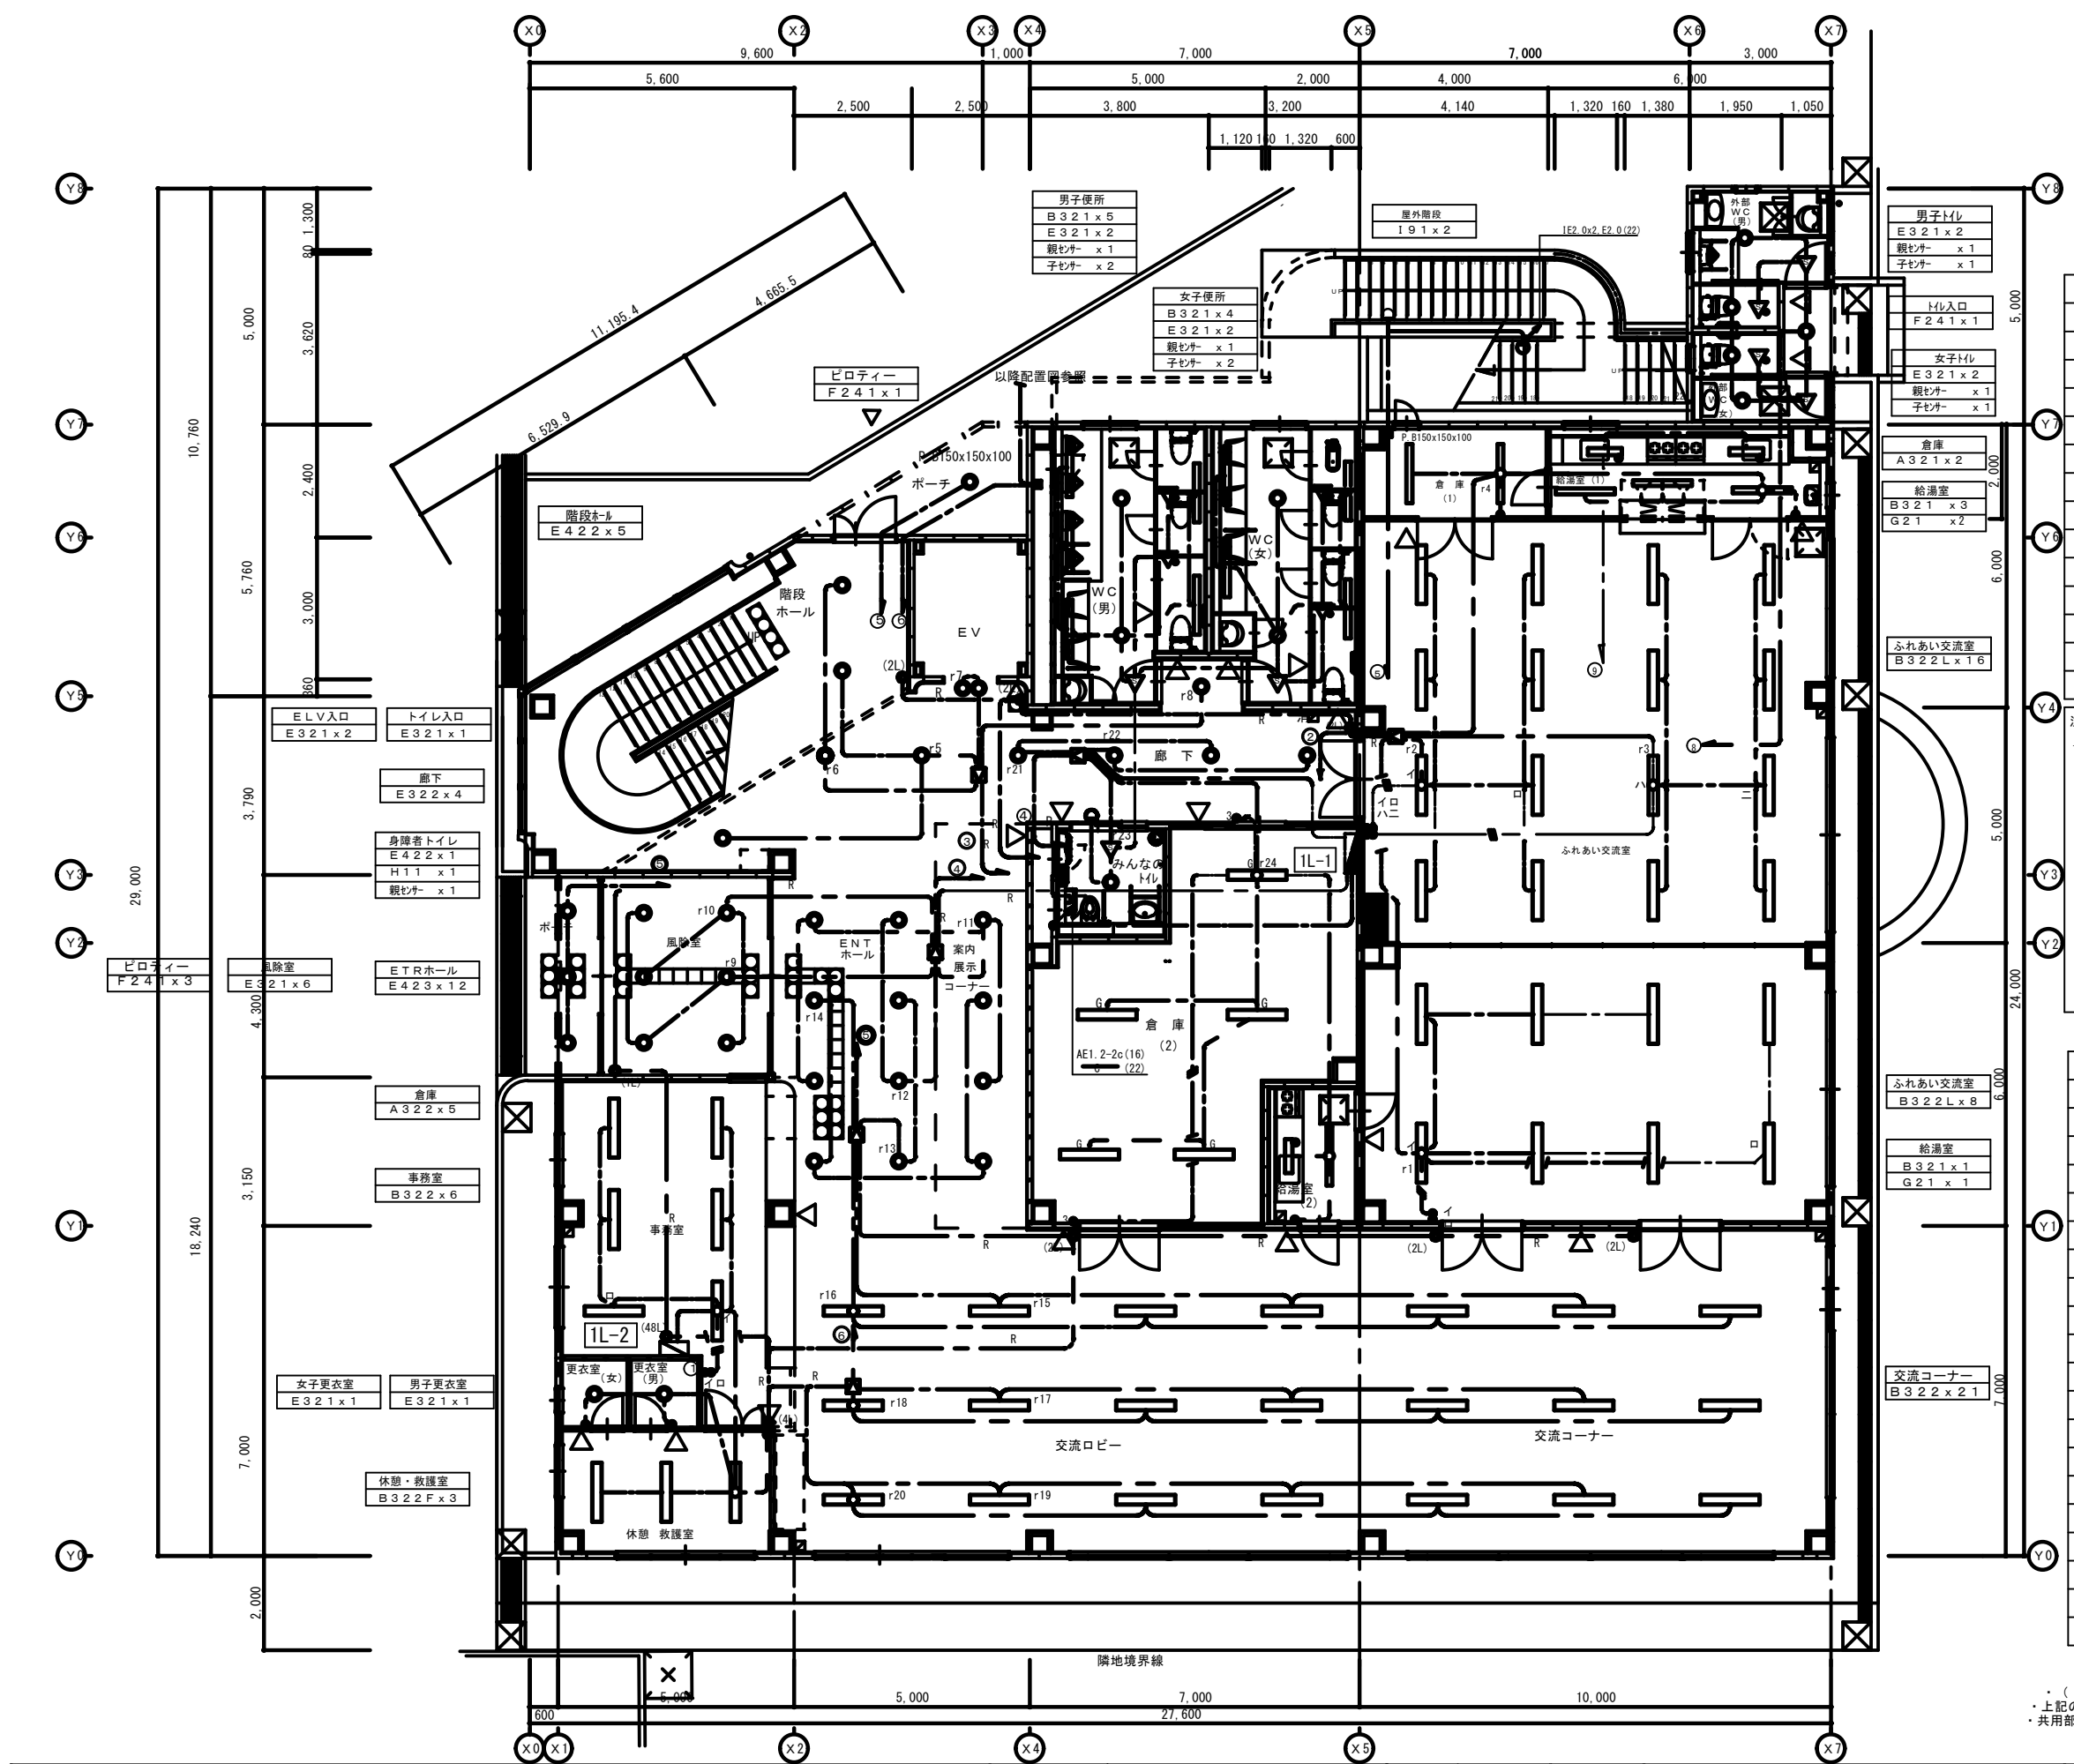


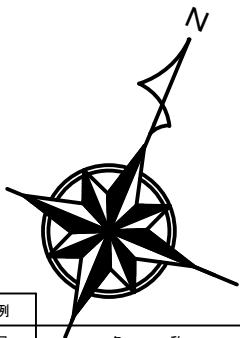


凡 例	記 号	名 称
		分電盤
		白熱灯蛍光灯
		単灯型蛍光灯
		多灯型蛍光灯
		多灯型蛍光灯
		埋込スイッチ
		埋込スイッチ
		天井用 T/U付6Aリレーユニット (4回路用)
		リモコンスイッチ
		人感センサー 親機 子機
		天井換気扇
		換気扇用スイッチ (換気給品)

注記
1. 特記なき配管配線は下記に依る
F2 EEf1.6-2C F3 EEf1.6-3C
EEf2.0-3C 立上り部及び打込部 (22)
2.0(16) EEf2.0-2C×2 2(FEP) IE2.0x2, E2.0(16)
5.5(FEP) CE5.5-3C(FEP30)
CE2-3C(FEP30) IE1.6x2(16) IE1.6x3(16)
IE1.6x5(22)
スイッチ線
R AE1.2-2C 立上り部及び打込部 (16)
リモコン線



室 名	各 個 所 点 減 回 路 (リモ制御番号)	スイッチの数
事務室総合監視盤 前面組込	r1~r24 (1階照明) r25~r27 (1階-2階コネク) r30~r50 (2階照明) r51 (1階-2階コネク)	48
パターンスイッチ	全ON、全OFF パターン1、パターン2	1
1階階段ホ	(r5・r6・r7) (r34・r35・r36) 2点減	2
1階ELV入口	(r5・r6・r7) (r8・r21・r22) 2点減	2
1階廊下	(r5・r6・r7) (r8・r21・r22) 2点減	2
風除室	(r9・r13) 1点減	1
1階休憩室前	(r11・r12) (r16・r17・r20) 2点減 (r13・r14) (r15・r18・r19) 2点減	4
交流ロ- (倉庫前)	(r15・r18・r19) (r16・r17・r20) 2点減	2
交流ロ- (給湯室前)	(r15・r18・r19) (r16・r17・r20) 2点減	2
交流ロ- (ふれあい室前)	(r15・r18・r19) (r16・r17・r20) 2点減	2
2階階段ホ	(r5・r6・r7) (r34・r35・r36) 2点減	2
2階ELV入口	(r34・r35・r36) (r37・r38・r40) 2点減	2
2階廊下屋外階段側	(r36・r37・r38) 1点減	1
2階廊下工作室前	(r37・r38・r40) 1点減	1
2階廊下多目的室前	(r37・r38・r40) 1点減	1
2階廊下多目的室前	(r37・r38・r40) 1点減	1
2階廊下多目的室前	(r37・r38・r40) 1点減	1
2階廊下小会議室	(r37・r38・r40) 1点減	1
2階廊下団らん室前	(r37・r38・r40) 1点減	1
2階廊下団らん室前	(r37・r38・r40) 1点減	1

・ () は同時点減を示す
・ 上記の他、パターン、グループ設定スイッチ (WRT5850) ×1を設置する
・ 共用部以外の各室の点減は現地一般メイチとし事務室よりリモにて集中一括管理とする

特記事項	工事名称	(仮称) 南部地区ふれあいセンター 建設電気設備工事	番号	E- 13	株式会社 中山建築設計事務所 TEL 042 (759) 3688 FAX 042 (753) 7447	1級建築士大臣登録 第71838号 中山 登志男	印
	図面名称	1階平面図 (電灯)	縮尺	1/100	校 閤 担当者 年 月 日	1級建築士事務所 神奈川県知事登録 第1940号	

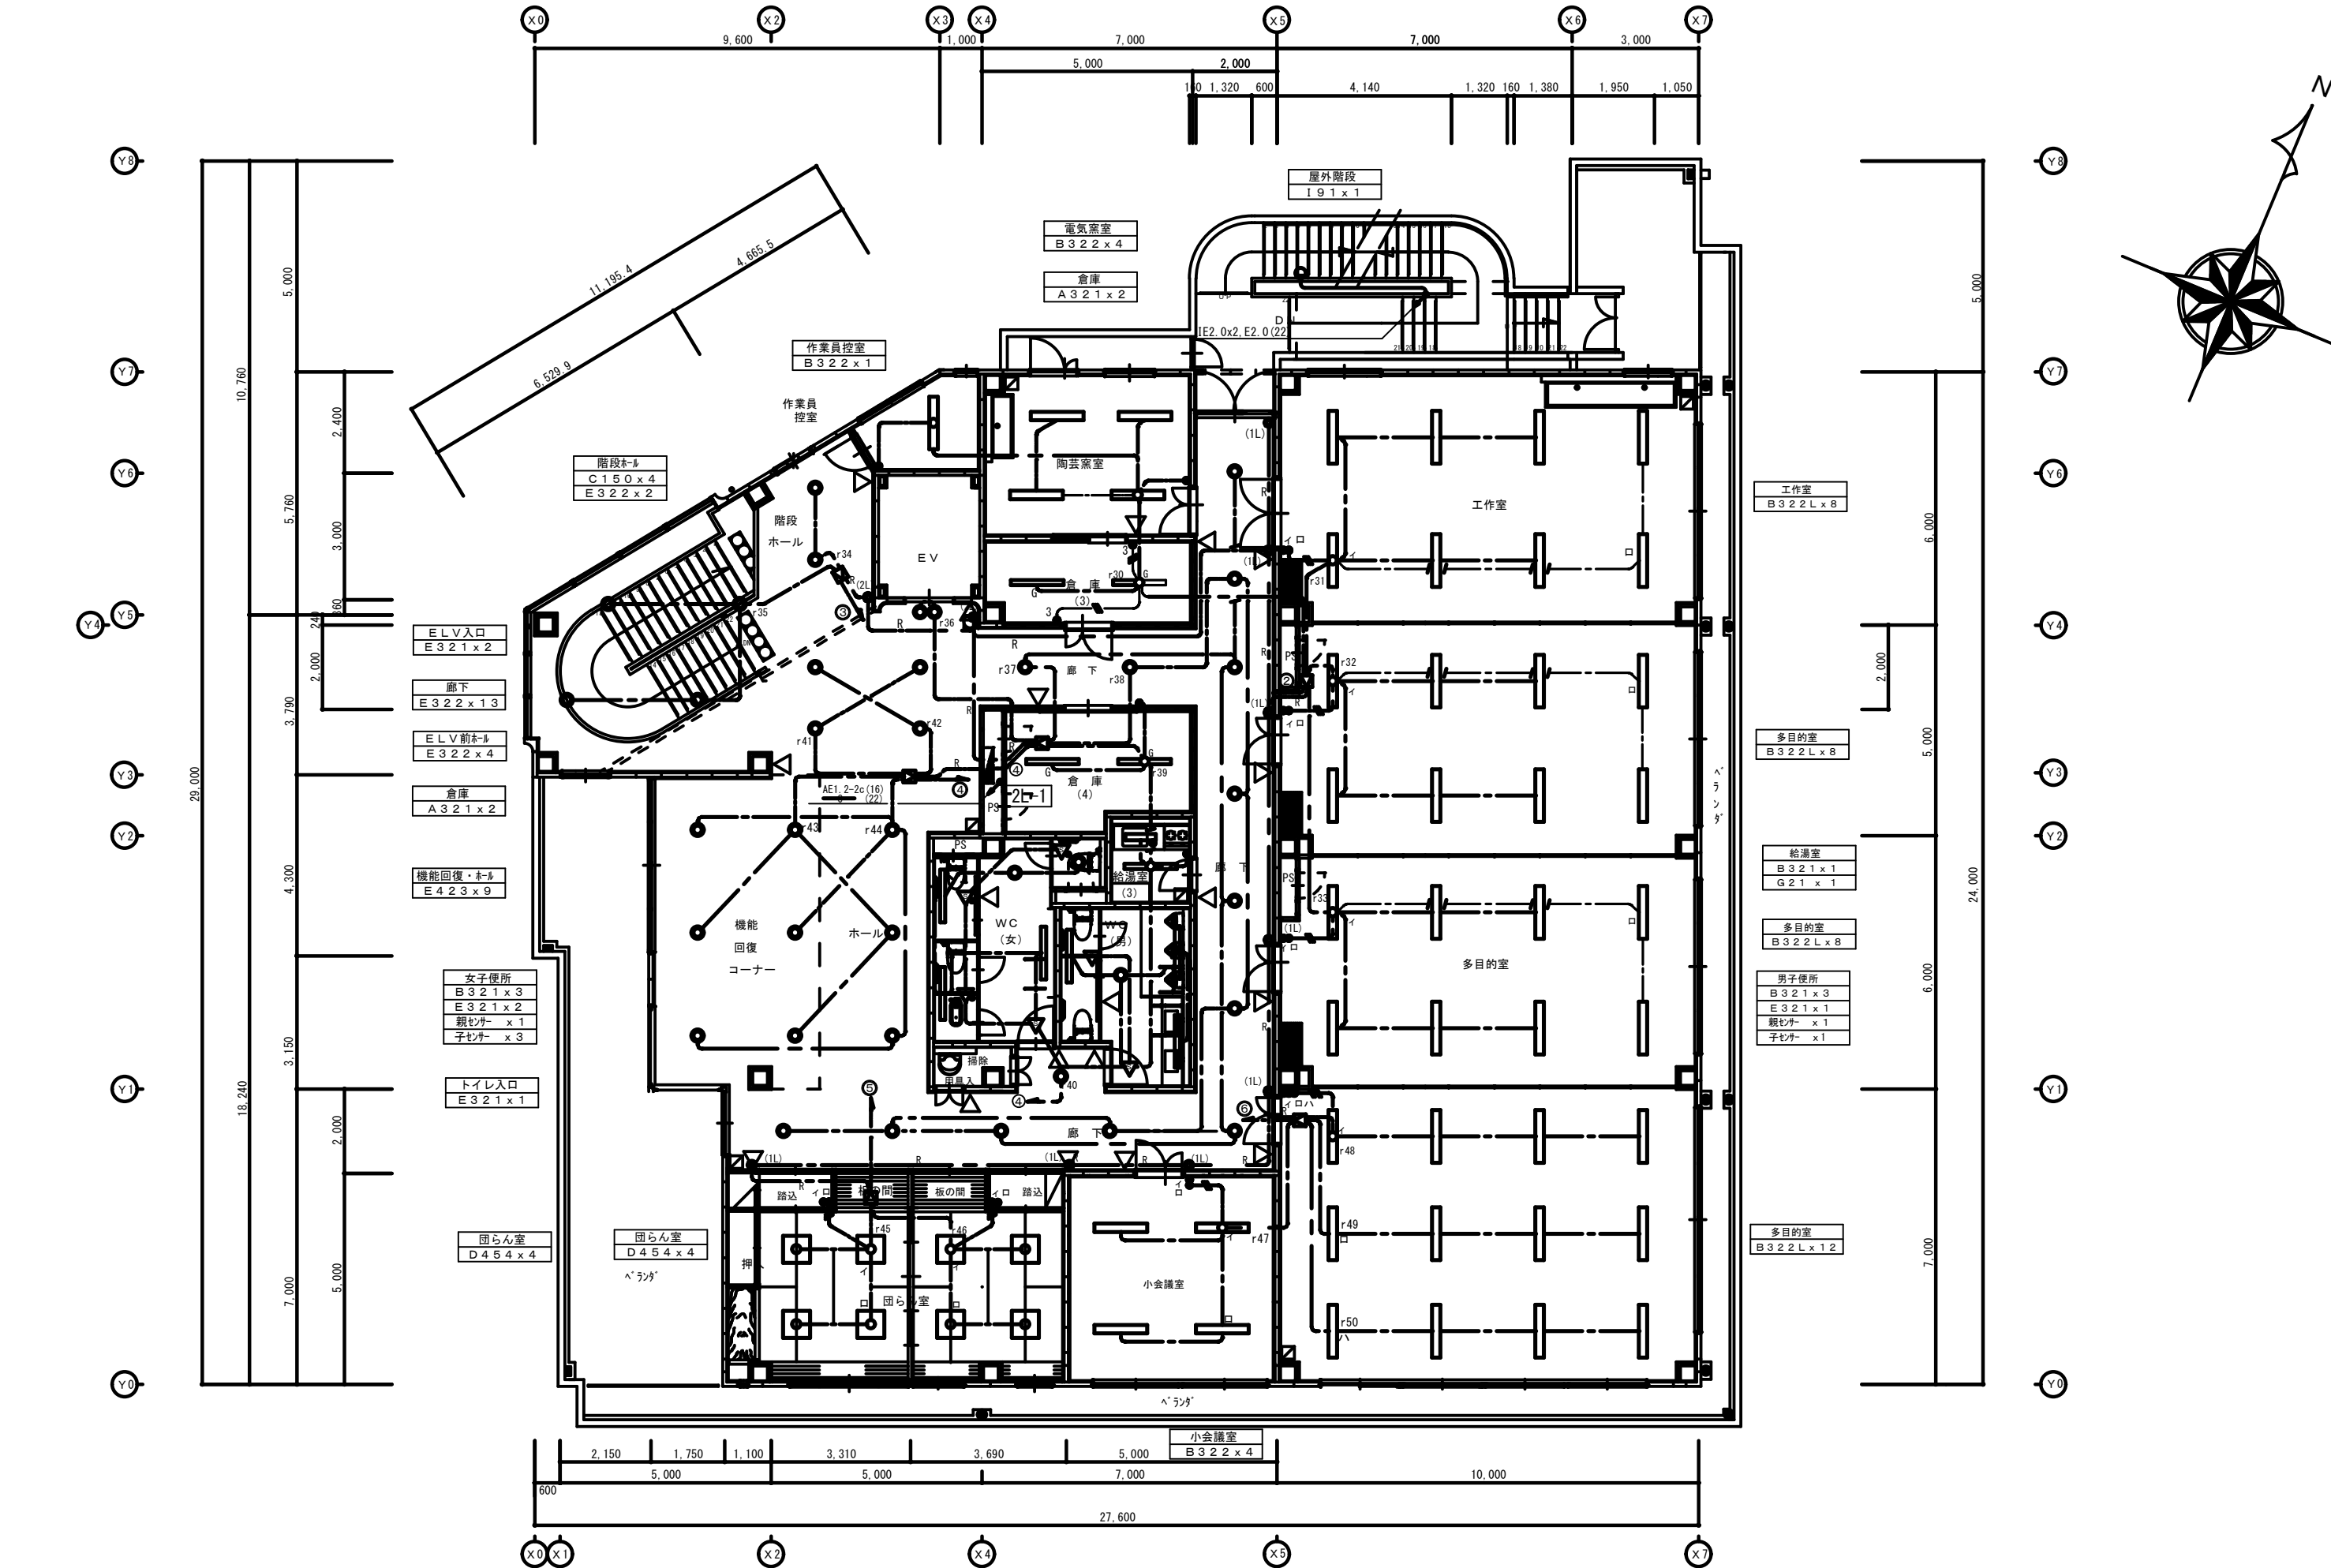

特記事項	工事名称	(仮称) 南部地区ふれあいセンター 建設電気設備工事	番号	E- 14		株式会社 中山建築設計事務所 TEL 042 (759) 3688 FAX 042 (753) 7447	1級建築士大臣登録 第71838号 中山 登志男	印
	図面名称	2階平面図 (電灯)	縮尺	1/100		校 閲	1級建築士事務所 神奈川県知事登録 第1940号	
						担 当 者	年 月 日	

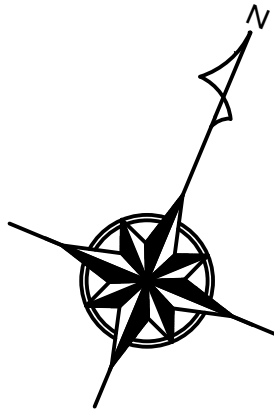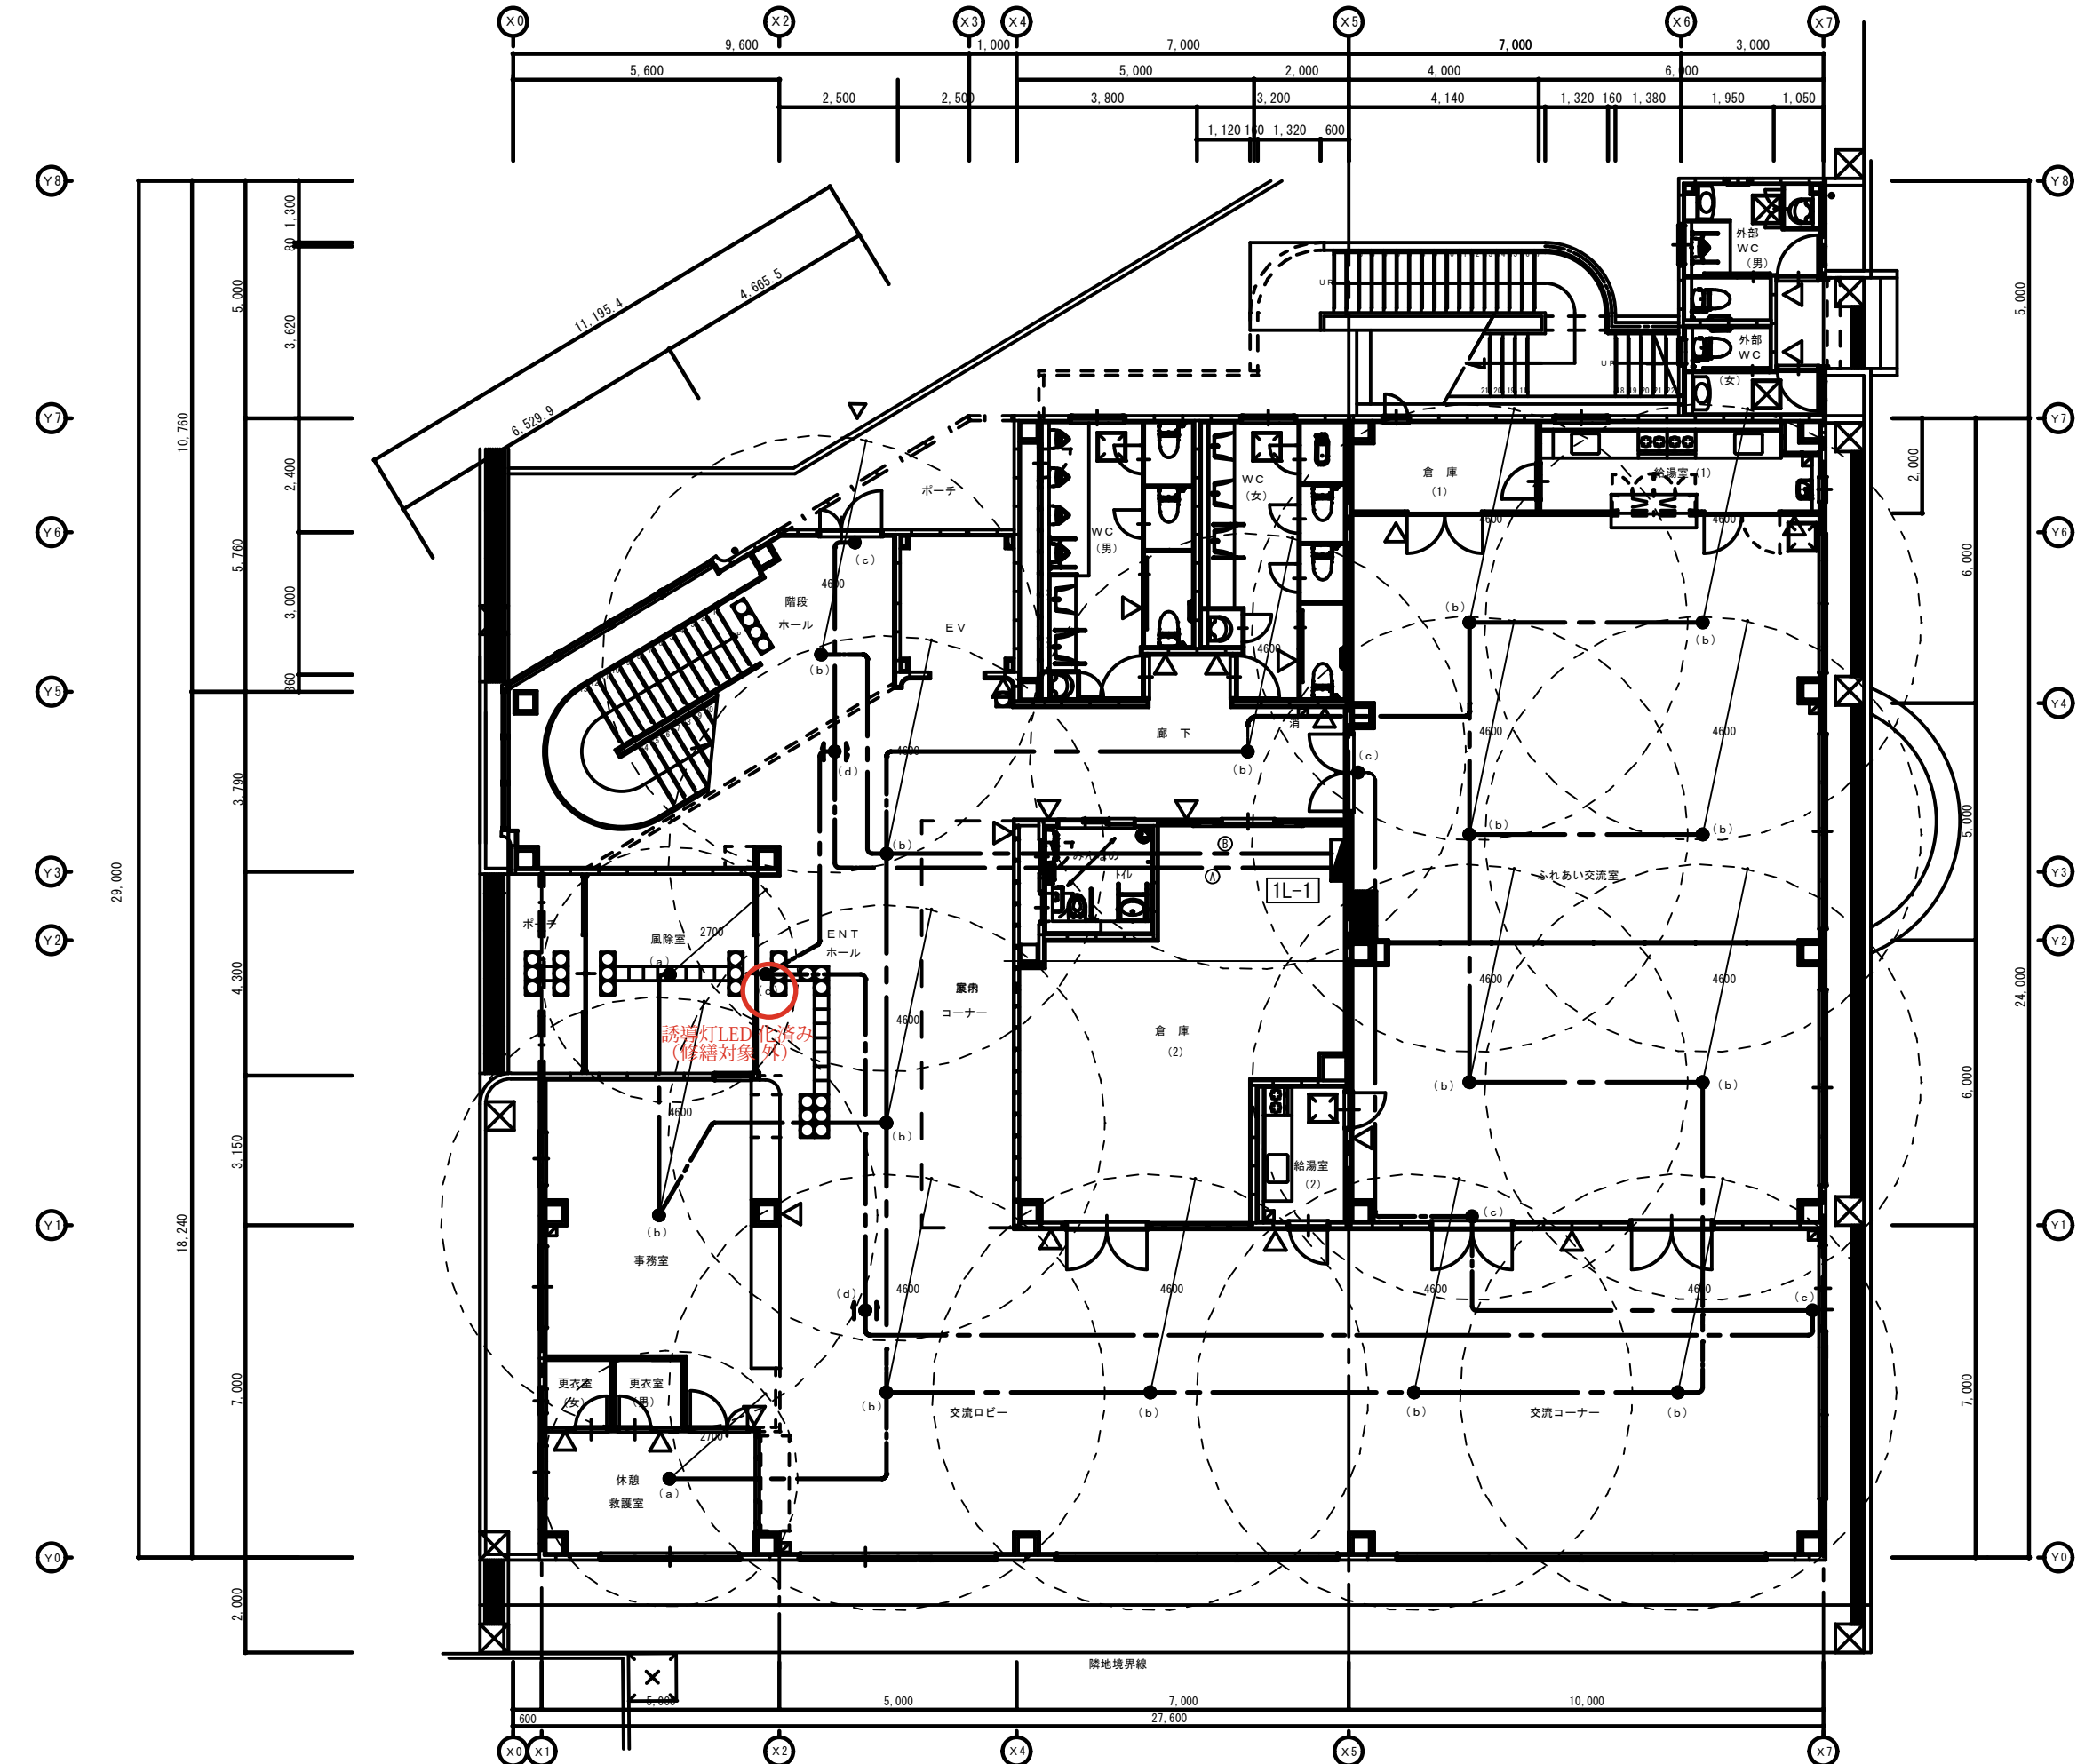


a	非常時のみハロゲン9W×1灯点灯	b	非常時のみハロゲン13W×1灯点灯
非常照明（電池内蔵型） K1-IRS4- JE9		非常照明（電池内蔵型） K1-IRS4-JE13	
c	冷陰極蛍光灯100(C級8L型)片面型	d	冷陰極蛍光灯20B(B級8L型)両面型
非難口誘導灯（電池内蔵型） SH1-FSF20-C		非難口誘導灯（電池内蔵型） SH1-FSF21-C	
c'	冷陰極蛍光灯20B(B級8L型)片面型	d'	冷陰極蛍光灯20B(B級8L型)両面型






凡 例	
記 号	名 称
	分電盤
	非常照明（建築基準法）
	誘導灯（消防法）
	誘導灯 片矢印付（消防法）
	誘導灯 両矢印付（消防法）
	配線 ケーブルコグシ

注記
1. 特記なき配管配線は下記に依る
EEF2. 0-2C 立上り部及び打込部 (16)

特記事項		工事名称	(仮称) 南部地区ふれあいセンター 建設電気設備工事	番号	E- 15		株式会社 中山建築設計事務所				1級建築士大臣登録 第71838号 中山 登志男			印
							TEL 042 (759) 3688 FAX042 (753) 7447							
		図面名称	1階平面図 (非常照明・誘導灯)	縮尺	1/100		校 閲		担当者		年 月 日	1級建築士事務所 神奈川県知事登録 第1940号		

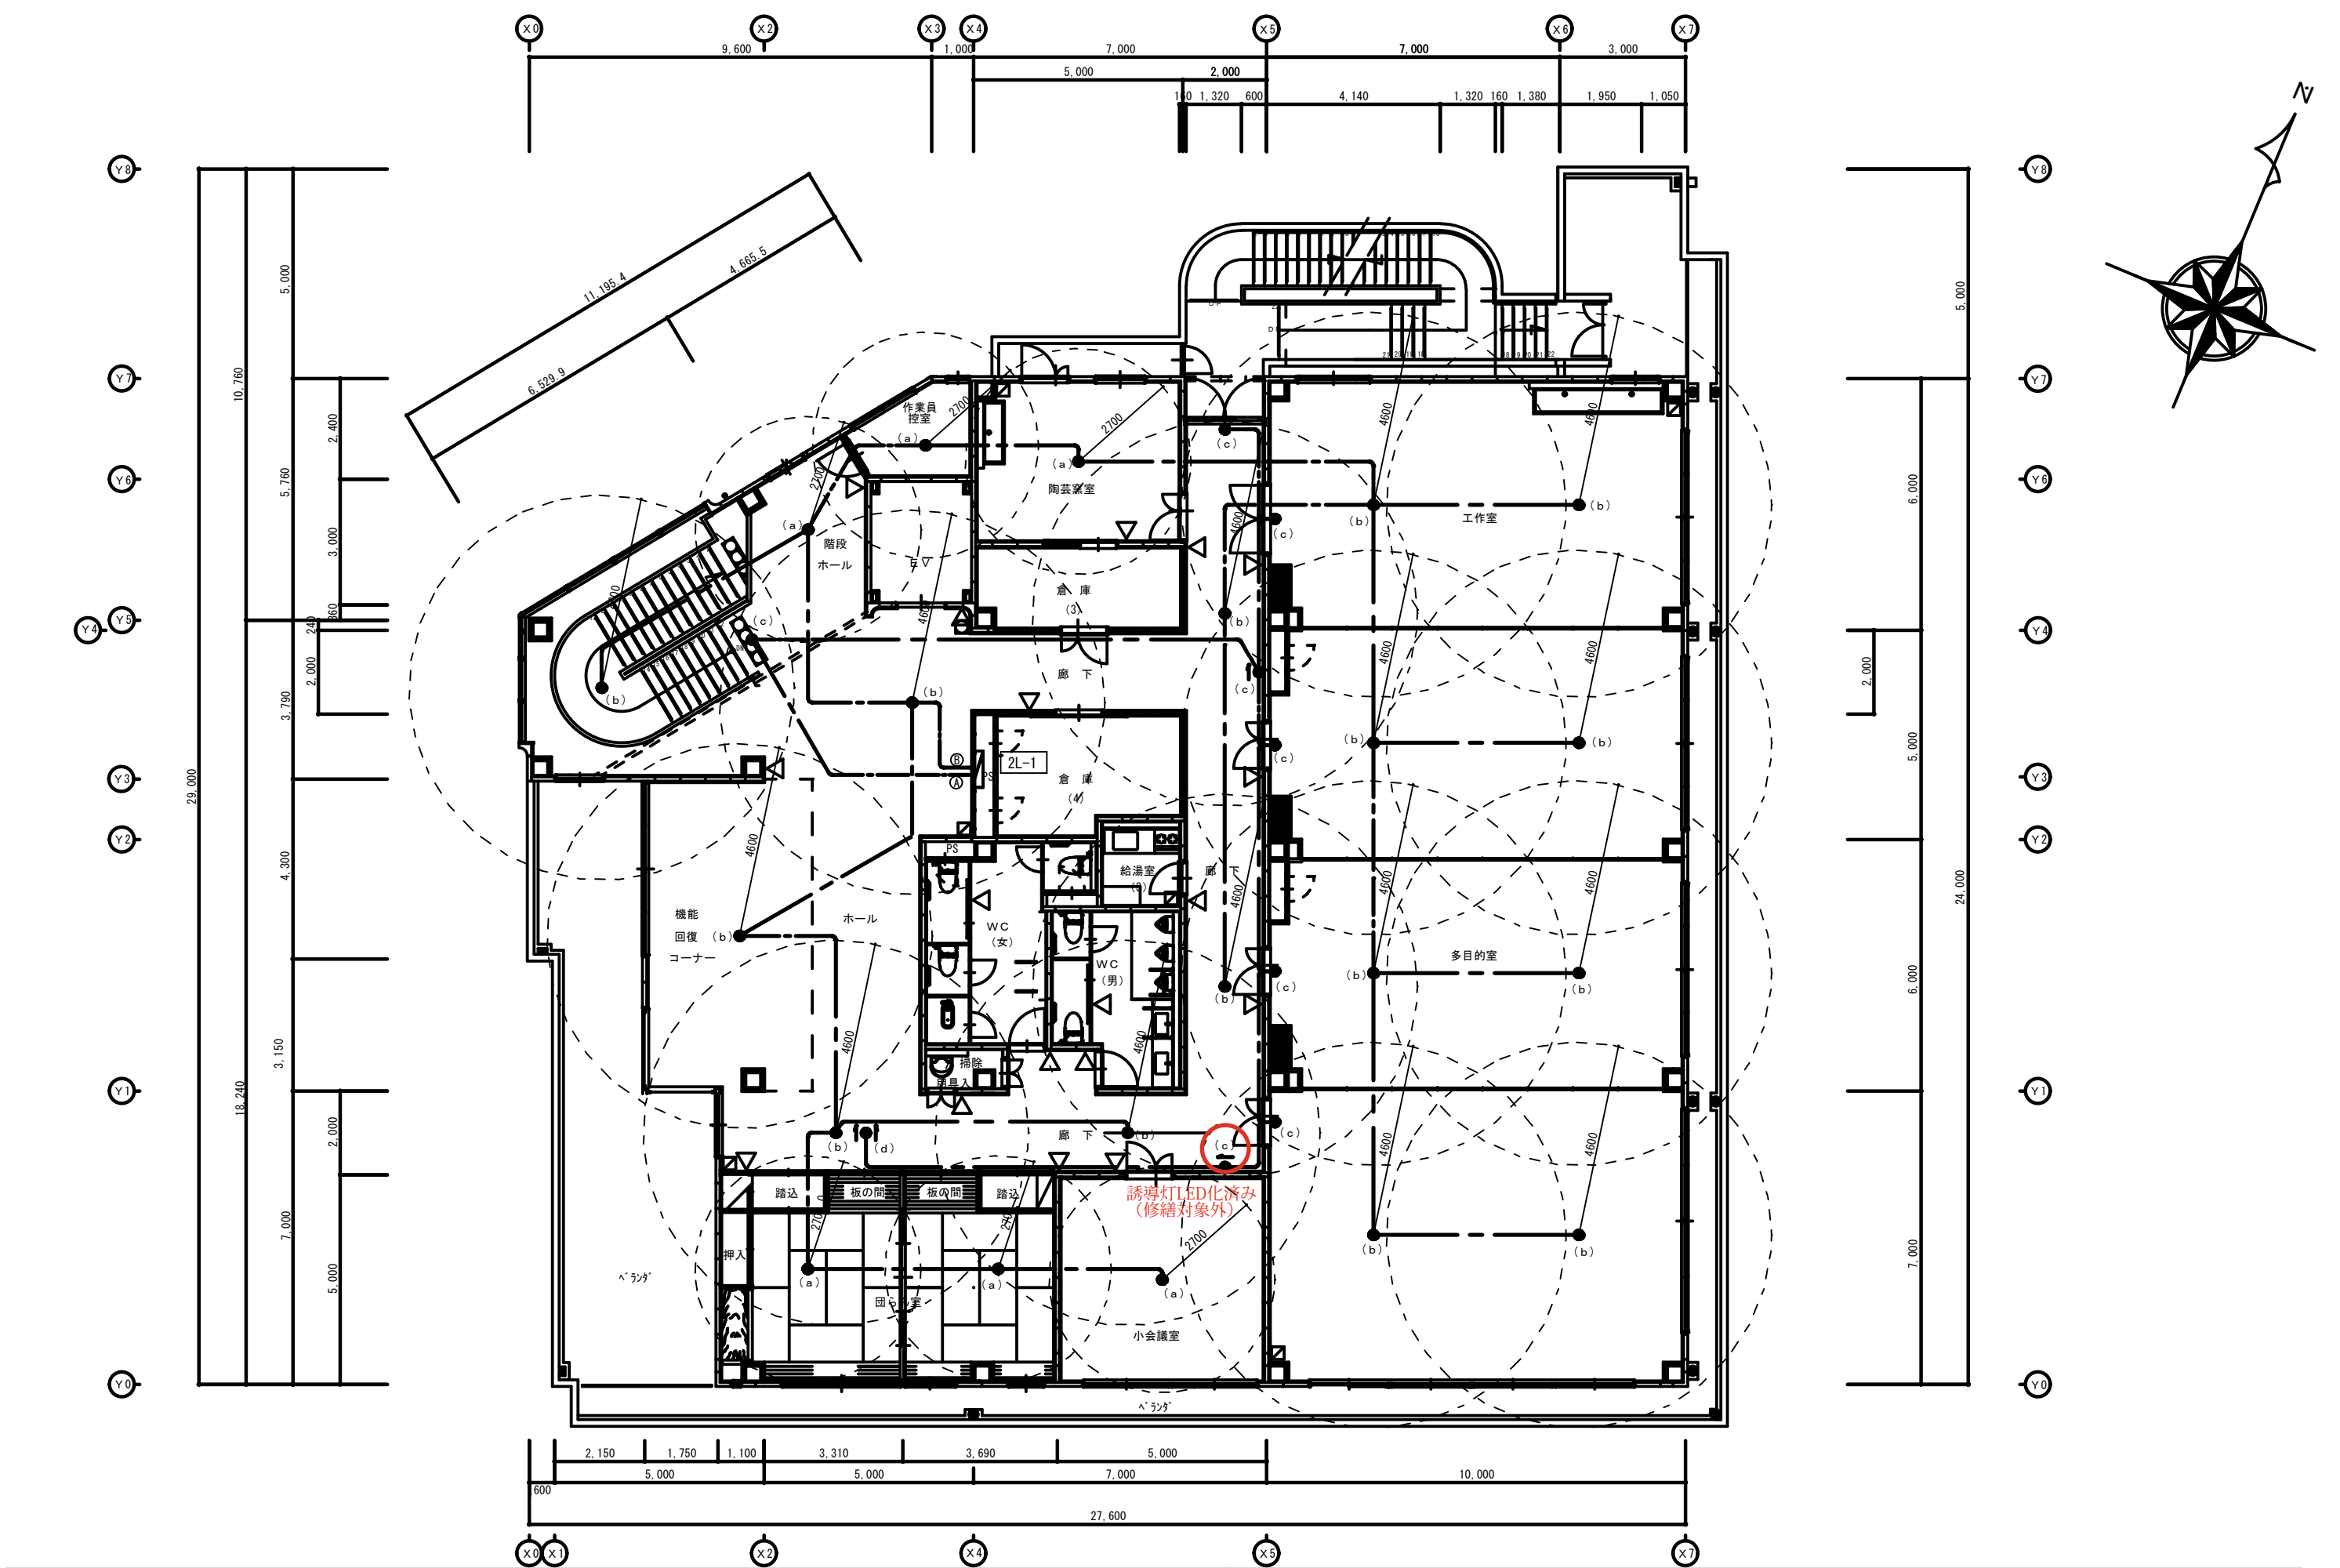

特記事項	工事名称	(仮称) 南部地区ふれあいセンター 建設電気設備工事	番号	E- 16		株式会社 中山建築設計事務所 TEL 042 (759) 3688 FAX 042 (753) 7447	1級建築士大臣登録 第71838号 中山 登志男	印
	図面名称	2階平面図 (非常照明・誘導灯)	縮尺	1/100		校 閲 担当者 年 月 日	1級建築士事務所 神奈川県知事登録 第1940号	

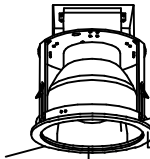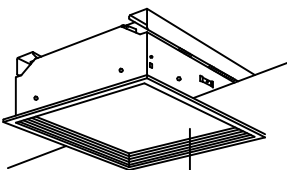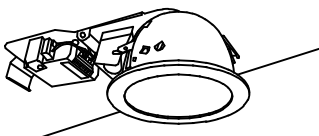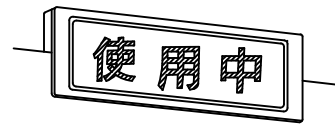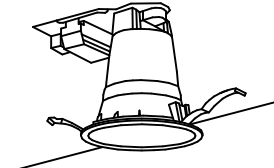照明器具姿図											
A321	Hf32W-1	FSS9-321PHH	B321	Hf32W-1	FRS15-321PHH	C150	エバーライト150W			D454	FHP45W-4
A322	Hf32W-2	FSS9-322PHH	B322	Hf32W-2	FRS15-322PHH						
			B322L	Hf32W-2	FRS15L5-322PHH	Y E V 4 2 5 0 3 C  枠、指定色塗装 ガラス枠付			N H U 5 4 7 5 0 A  乳白アクリル		
			B322F	Hf32W-2	FRS15F1-322PHH						
			設置場所：事務室・ふれあい交流室・給湯室・交流コーナー 陶芸窯室工作室・多目的室・小会議室								
設置場所：倉庫			設置場所：事務室・ふれあい交流室・給湯室・交流コーナー 陶芸窯室工作室・多目的室・小会議室			設置場所：階段ホール			設置場所：だんらん室		
E241	FHT24W-1	FRS21-H241	F241	FHT24W-1	防水軒下用	G21	FL20W-1	FBS2-201	H11	FL10W-1	
E321	FHT32W-1	FRS21-H321									
E422	FHT42W-2	FRS21-H422	N F M 4 1 7 0 9 K 			H W 2 6 5 0 E P L 			F A 1 1 9 2 8 		
E423	FHT42W-3	FRS21-H423									
			設置場所：軒下			設置場所：給湯室			設置場所：身障者トイレ		
I91	FPL9W-1	フットライト	O100	HF100W							
H L W 5 1 1 0  防雨型 枠：アルミダイカスト（オフブラック） パネル：強化ガラス（乳白）			モールライト Y 8011P  基礎 600Φ×600H ポールはアルミポールとする H=GL+3.5m								
設置場所：屋外階段			設置場所：駐車場								

特記事項	工事名称	（仮称）南部地区ふれあいセンター 建設電気設備工事	番号	E- 12		株式会社 中山建築設計事務所 TEL 042(759)3688 FAX 042(753)7447				1級建築士大臣登録 第71838号 中山 登志男		印
	図面名称	照明器具姿図	縮尺			校 閲		担当者		年 月 日	1級建築士事務所 神奈川県知事登録 第1940号	